

ZARZĄDZENIE NR 183/2021
WÓJTA GMINY SZYDŁOWO
z dnia 31 sierpnia 2021 r.

w sprawie ustanowienia służebności przesyłu

Na podstawie art. 30 ust. 1 i ust. 2 pkt 3 ustawy z dnia 8 marca 1990 r. o samorządzie gminnym (Dz. U. z 2021 r. poz. 1372), art. 25 ust. 1 i art. 13 ust. 1 ustawy z dnia 21 sierpnia 1997 r. o gospodarce nieruchomościami (Dz. U. z 2020 r. poz. 1990 ze zm.), art. 305¹ ustawy z dnia 23 kwietnia 1964 r. - Kodeks cywilny (Dz. U. z 2020 r. poz. 1740 ze zm.) oraz w związku z § 3 uchwały Nr XXXVII/397/2021 Rady Gminy Szydłowo z dnia 27 sierpnia 2021 r. w sprawie wyrażenia zgody na ustanowienie służebności przesyłu na nieruchomości stanowiącej własność Gminy Szydłowo zarządza się, co następuje:

§ 1. 1. Przystępuje się do procedury zmierzającej do ustanowienia służebności przesyłu na nieruchomości położonej w obrębie ewidencyjnym Krępsko (0066), oznaczonej numerem ewidencyjnym **91** o powierzchni **0,1100 ha** (dr – drogi), ujawnionej w księdze wieczystej nr **PO11/00031850/6** na rzecz Enea Operator Sp. z o. o. z siedzibą w Poznaniu (60-479) przy ul. Strzeszyńskiej 58, której własność stanowią będą urządzenia nienależące do części składowych nieruchomości, tj. linia kablowa nN 0,4 kV o długości 115 m i szerokości pasa technologicznego 0,5 m; polegającej na prawie wybudowania i korzystania z nieruchomości obciążonej w części o powierzchni **0,0058 ha**; w granicach lokalizacji urządzeń wskazanej na mapie informacyjnej stanowiącej załącznik do zarządzenia.

2. Ustanowienie służebności nastąpi odpłatnie, na czas nieoznaczony.


3. Szczegółowe warunki ustanowienia służebności zostaną określone w protokole z rokowań.

§ 2. Wykonanie zarządzenia powierza się Kierownikowi Referatu Gospodarki Przestrzennej i Nieruchomości.

§ 3. Zarządzenie wchodzi w życie z dniem podpisania.

WÓJT
GMINY SZYDŁOWO

/-/ **Tobiasz Wiesiołek**

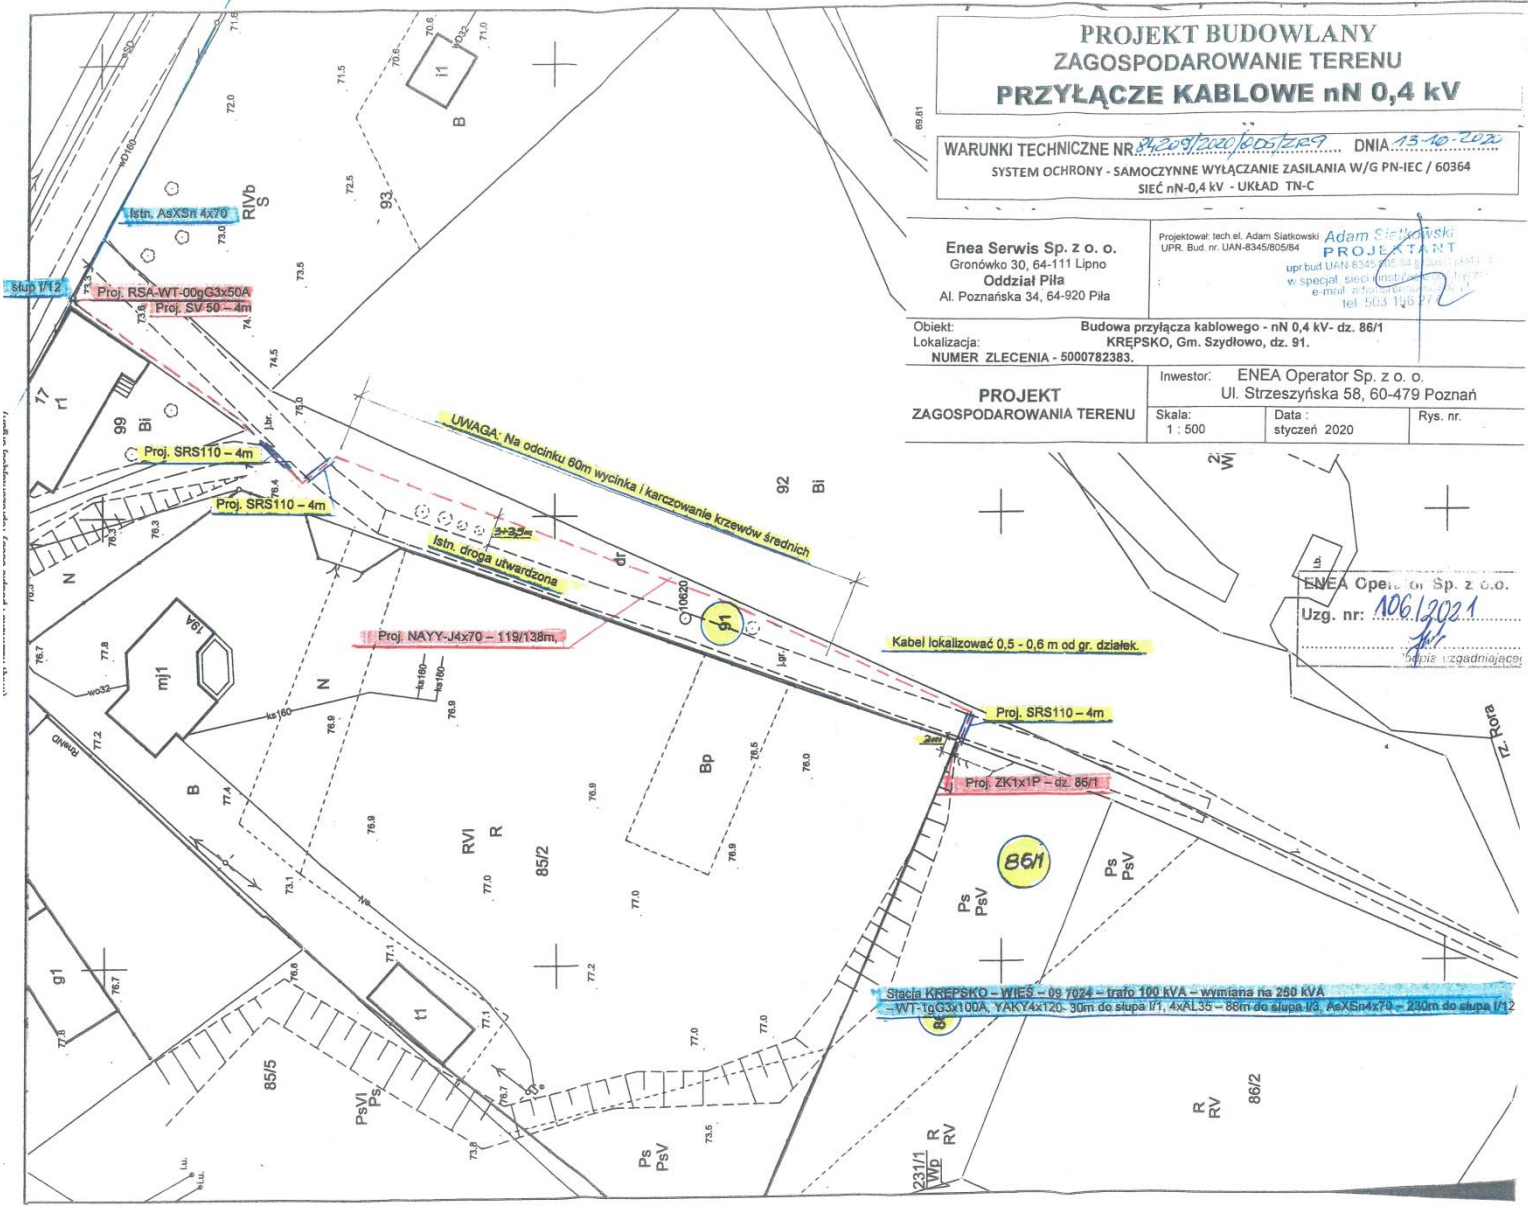

**PROJEKT BUDOWLANY
ZAGOSPODAROWANIE TERENU
PRZYŁĄCZE KABLOWE nN 0,4 kV**

WARUNKI TECHNICZNE NR: *1206/2020/005/2020* DNIA: *13-10-2020*
SYSTEM OCHRONY - SAMOCZYNNNE WYŁĄCZANIE ZASILANIA W/G PN-IEC / 60364
SIEĆ nN-0,4 kV - UKŁAD TN-C

Enea Serwis Sp. z o. o.
Gronówko 30, 64-111 Lipno
Oddział Piła
Al. Poznańska 34, 64-920 Piła

Projektował: tech. el. Adam Siatkowski
UPR. Bud. nr. UAN-834580584
Adam Siatkowski
PROJEKTANT
upr. bud. UAN-834580584
w specjal. sieci elektroenerget. nN
e-mail: adamas@eneserwis.pl
tel. 503 146 212

Objekt: Budowa przyłącza kablowego - nN 0,4 kV - dz. 86/1
Lokalizacja: KREPSKO, Gm. Szydłowo, dz. 91.
NUMER ZLECENIA - 5000782383.

**PROJEKT
ZAGOSPODAROWANIA TERENU**

Inwestor: ENEA Operator Sp. z o. o.
Ul. Strzeszyńska 58, 60-479 Poznań

Skala: 1 : 500 Data: styczeń 2020 Rys. nr.

Enea Operator Sp. z o.o.
Uzg. nr: *106/2021*
[Signature]
Wzrost zgodniący

Stacja KREPSKO - WIEŚ - dz. 70/4 - trafo 100 kVA - wymiana na 250 kVA
- WT-10G3x100A, YAKY4x120- 30m do słupa I/1, 4xAl35 - 86m do słupa I/2, 4xSn4x70 - 230m do słupa I/1/2